

OBS. 1: TODOS OS TUBOS DE AÇO GALVANIZADO SÃO DE CLASSE LEVE DEVENDO ESTAR CONFORME NBR 5580
OBS. 2: TODAS AS MEDIDAS DEVEM SER RIGOROSAMENTE CONFERIDAS NO LOCAL ANTES DE QUALQUER EXECUÇÃO.
OBS. 3: QUAISQUER ALTERAÇÕES/COMPATIBILIZAÇÕES/ADAPTAÇÕES DE PROJETO DEVEM SER PREVIAMENTE CONSULTADAS COM ARQUITETOS AUTORES DO PROJETO.


AUTORES E RESPONSÁVEIS TÉCNICOS PELO PROJETO ARQUITETÔNICO:	UNIVERSIDADE FEDERAL DO CARIRI - UFCA
	PROPRIETÁRIO
IGliana Teles do Bonfim, Arquiteta e Urbanista CAU 41036462 RRT nº 9700286	Rua Icaro de Souza Moreira, Nº 136, Bairro: Muril CRATO - Ceará, CEP: 63130-025
	ENDEREÇO DA EDIFICAÇÃO
	23507 00049/2022-80
	NUMERO DO PROCESSO
	97,74m²
	ÁREA TOTAL DA CONSTRUÇÃO

CLIENTE / PROJETO
URBANIZAÇÃO DO CAMPUS CRATO DA UNIVERSIDADE FEDERAL DO CARIRI


PROJETO COMPOSTEIRA/ DEPÓSITO/ HORTO	
DESENHOS DA PRANCHA	ESCALA
PLANTA DE COBERTA	1/50
CORTES / FACHADAS	1/50
DETALHES PORTÕES P1 E P2	1/10




1 PLANTA BAIXA - HORTOS E ESPAÇOS DIDÁTICOS
ESCALA 1/50

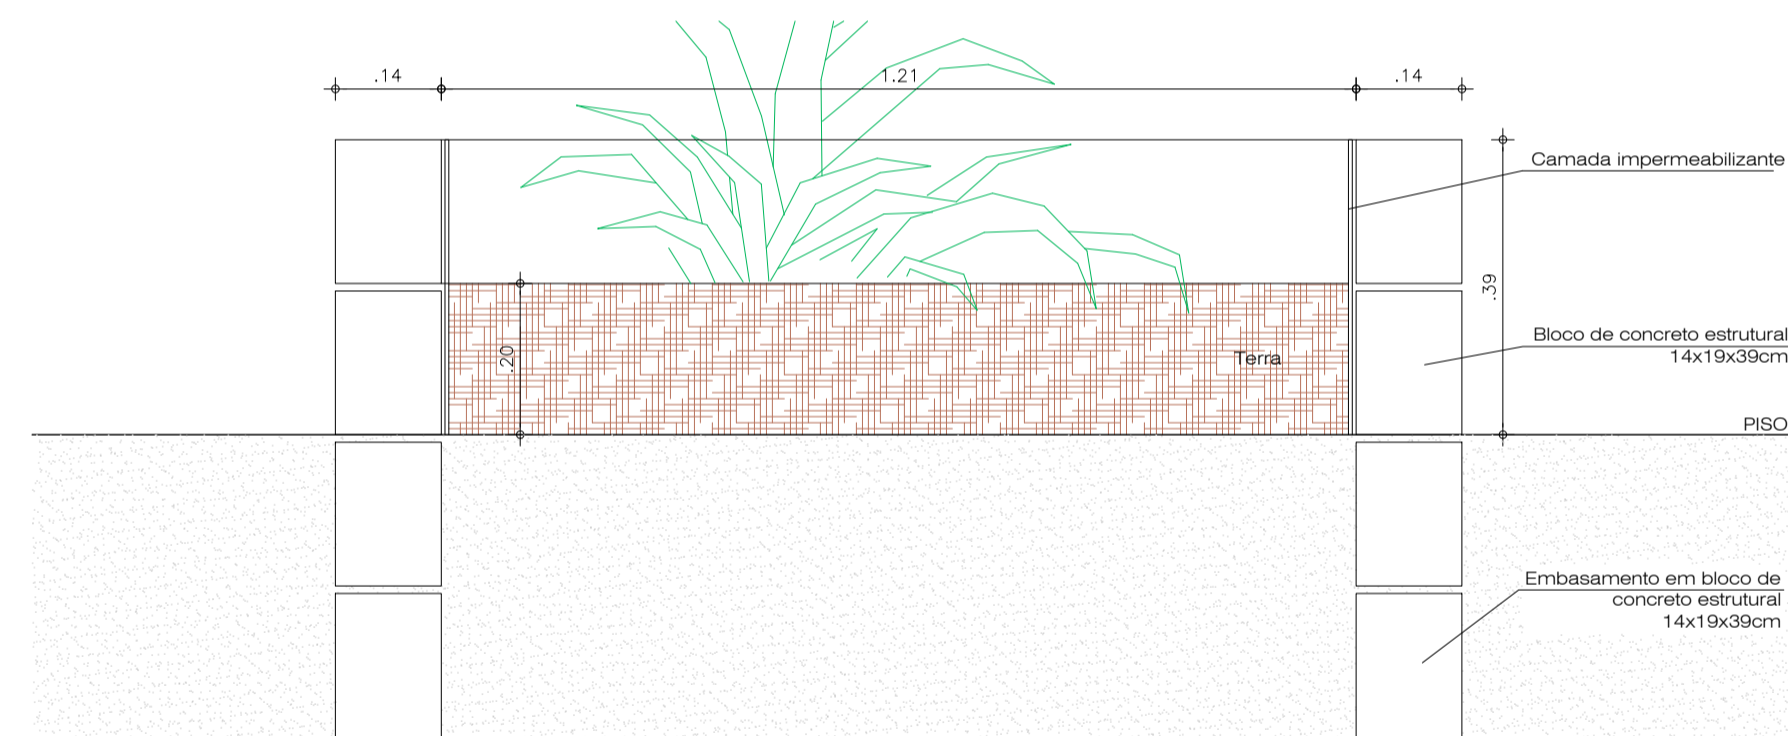


2 DETALHE - JARDINEIRAS HORTO
ESCALA 1/10

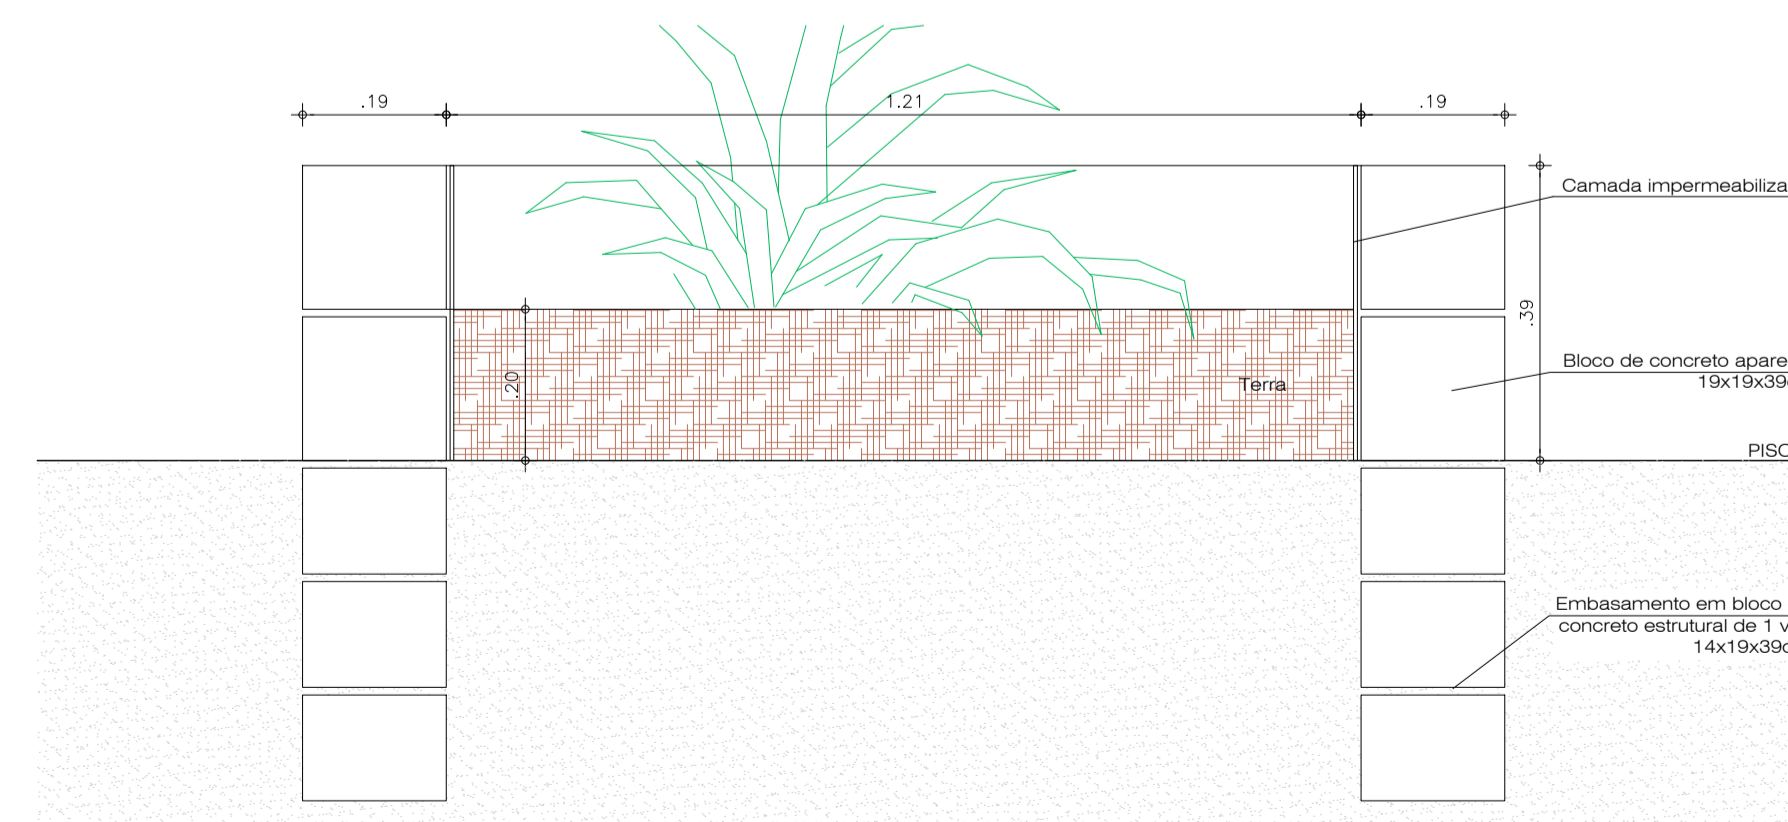

3 DETALHE - JARDINEIRAS ESPAÇO DIDÁTICO
ESCALA 1/10

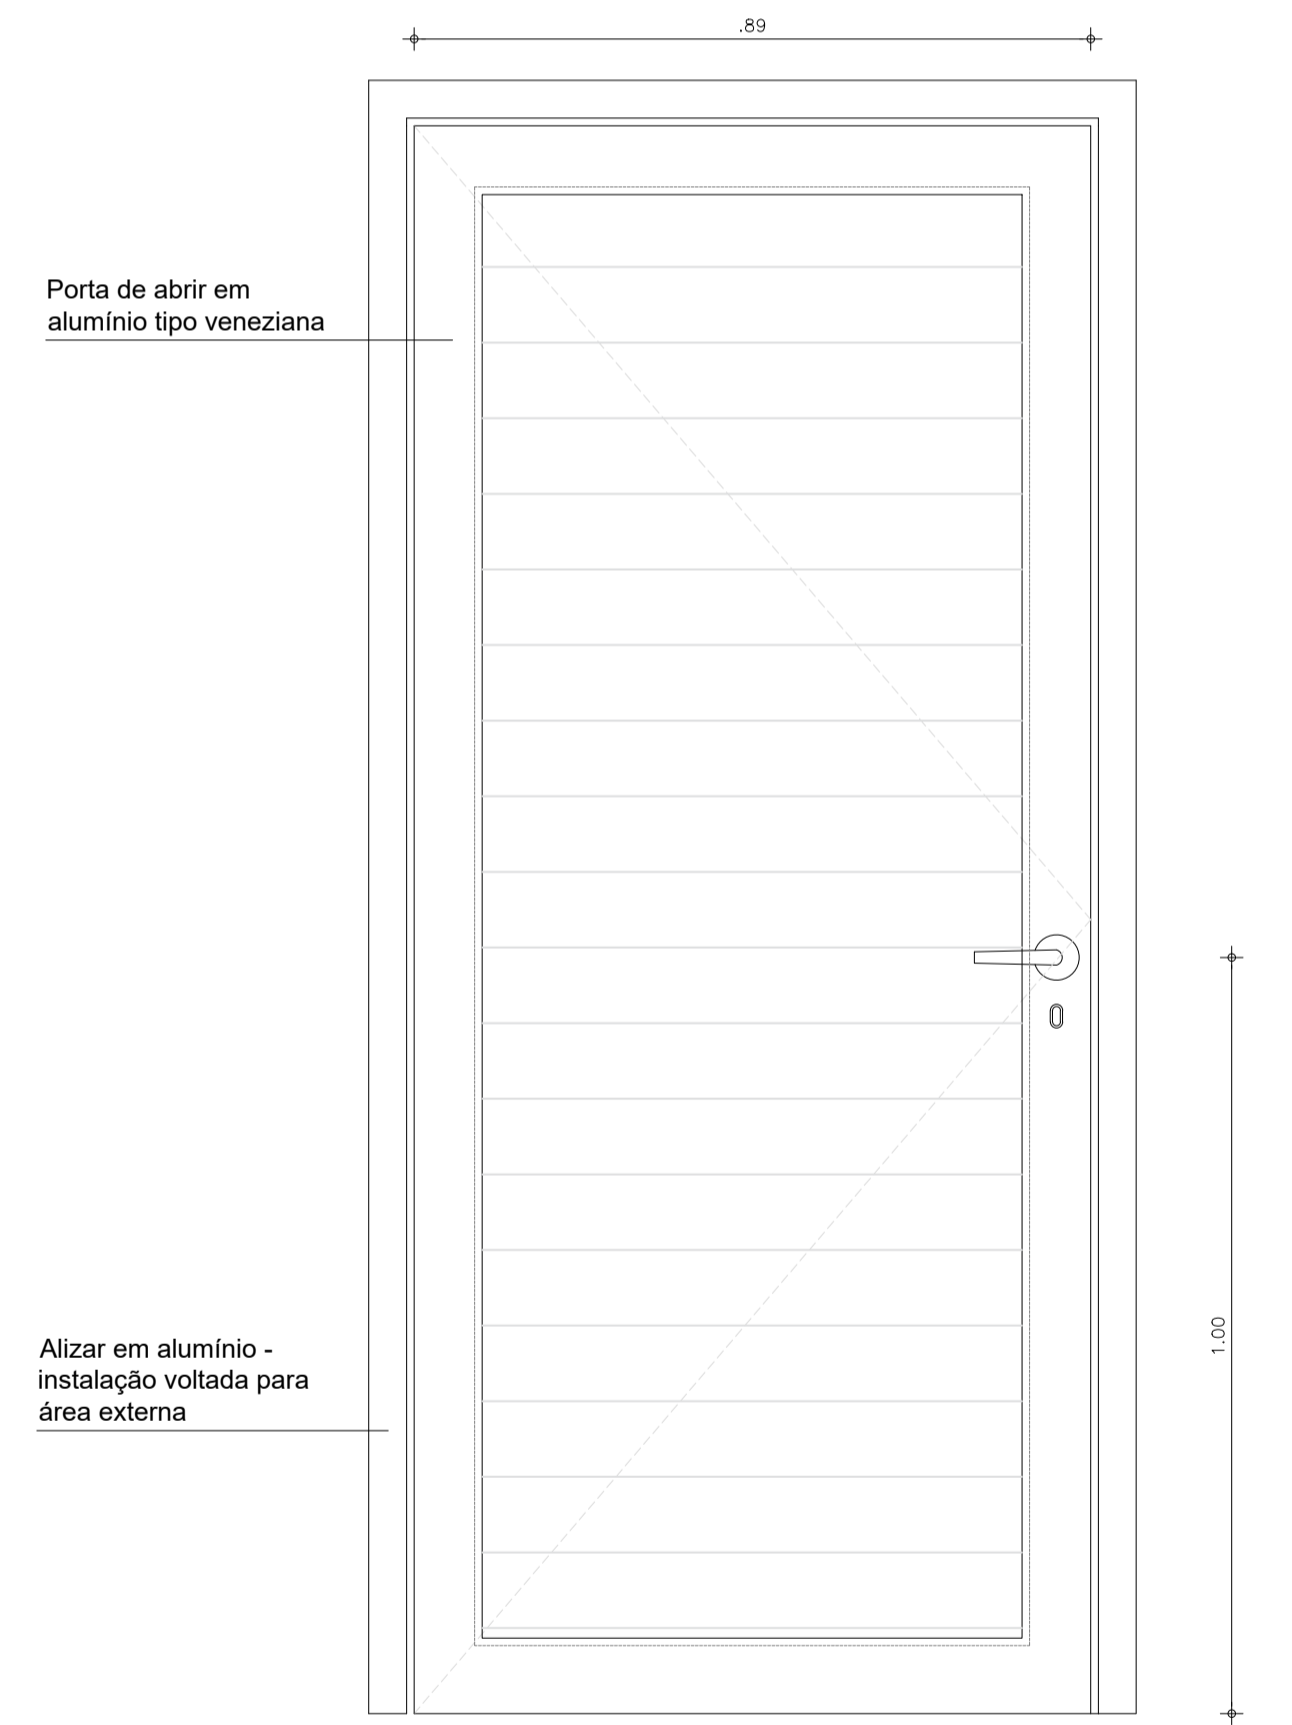

4 DETALHE P3 - PORTA DEPÓSITO
ESCALA 1/10

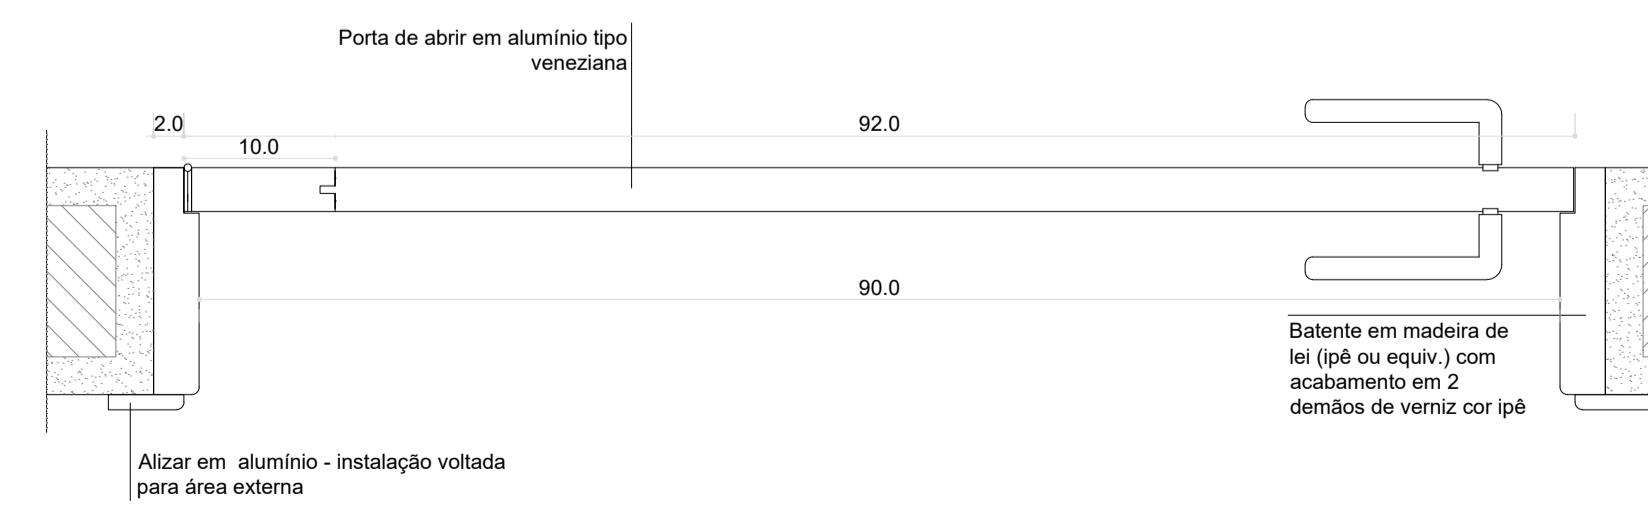

5 DETALHE P3 - PLANTA BAIXA PORTA DEPÓSITO
ESCALA 1/5

OBS. 1: TODOS OS TUBOS DE AÇO GALVANIZADO SÃO DE CLASSE LEVE DEVENDO ESTAR CONFORME NBR 5580
OBS. 2: TODAS AS MEDIDAS DEVEM SER RIGOROSAMENTE CONFERIDAS NO LOCAL ANTES DE QUALQUER EXECUÇÃO.
OBS. 3: QUAISQUER ALTERAÇÕES/COMPATIBILIZAÇÕES/ADAPTAÇÕES DE PROJETO DEVEM SER PREVIAMENTE CONSULTADAS COM ARQUITETOS AUTORES DO PROJETO.

AUTORES E RESPONSÁVEIS TÉCNICOS PELO PROJETO ARQUITETÔNICO:	UNIVERSIDADE FEDERAL DO CARIRI - UFCA
	PROPRIETÁRIO
Rua Icaro de Souza Moreira, Nº 136, Bairro: Muriti CRATO - Ceará, CEP: 63130-025	23507-00049/2022-80
	NUMERO DO PROCESSO
97,74m²	ÁREA TOTAL DA CONSTRUÍDA

CLIENTE / PROJETO
URBANIZAÇÃO DO CAMPUS CRATO DA UNIVERSIDADE FEDERAL DO CARIRI



PROJETO COMPOSTEIRA/ DEPÓSITO/ HORTO

DESENHOS DA PRANCHA	ESCALA
PLANTA BAIXA HORTO E ESPAÇO DIDÁTICO	1/50
DETALHES JARDINEIRAS - HORTO E ESP. DIDÁTICO	1/10
DETALHES PORTAS	INDICADA



Emitido em 01/04/2022

ANEXO Nº 79/2022 - DINFRA (11.19)

(Nº do Protocolo: NÃO PROTOCOLADO)

(Assinado digitalmente em 01/04/2022 16:58)

CLEIRTON ANDRE SILVA DE FREITAS

DIRETOR DE DIRETORIA - TITULAR

DINFRA (11.19)

Matrícula: 1703333

Para verificar a autenticidade deste documento entre em <https://sig.ufca.edu.br/documentos/> informando seu número: **79**, ano: **2022**, tipo: **ANEXO**, data de emissão: **01/04/2022** e o código de verificação: **d608b47c4a**